

영락교회 드림홀 미디어 환경 개선

부제 : 음향, 영상 LED 스크린, 조명 설치 공사 지명 경장 입찰 안내 공고

2025. 11.

NOTE

승 인

검 토

설 계

담 당

설 계 명


영락교회 드림홀
미디어 환경 개선

도 면 명

도 면 번 호

측 적

기 타

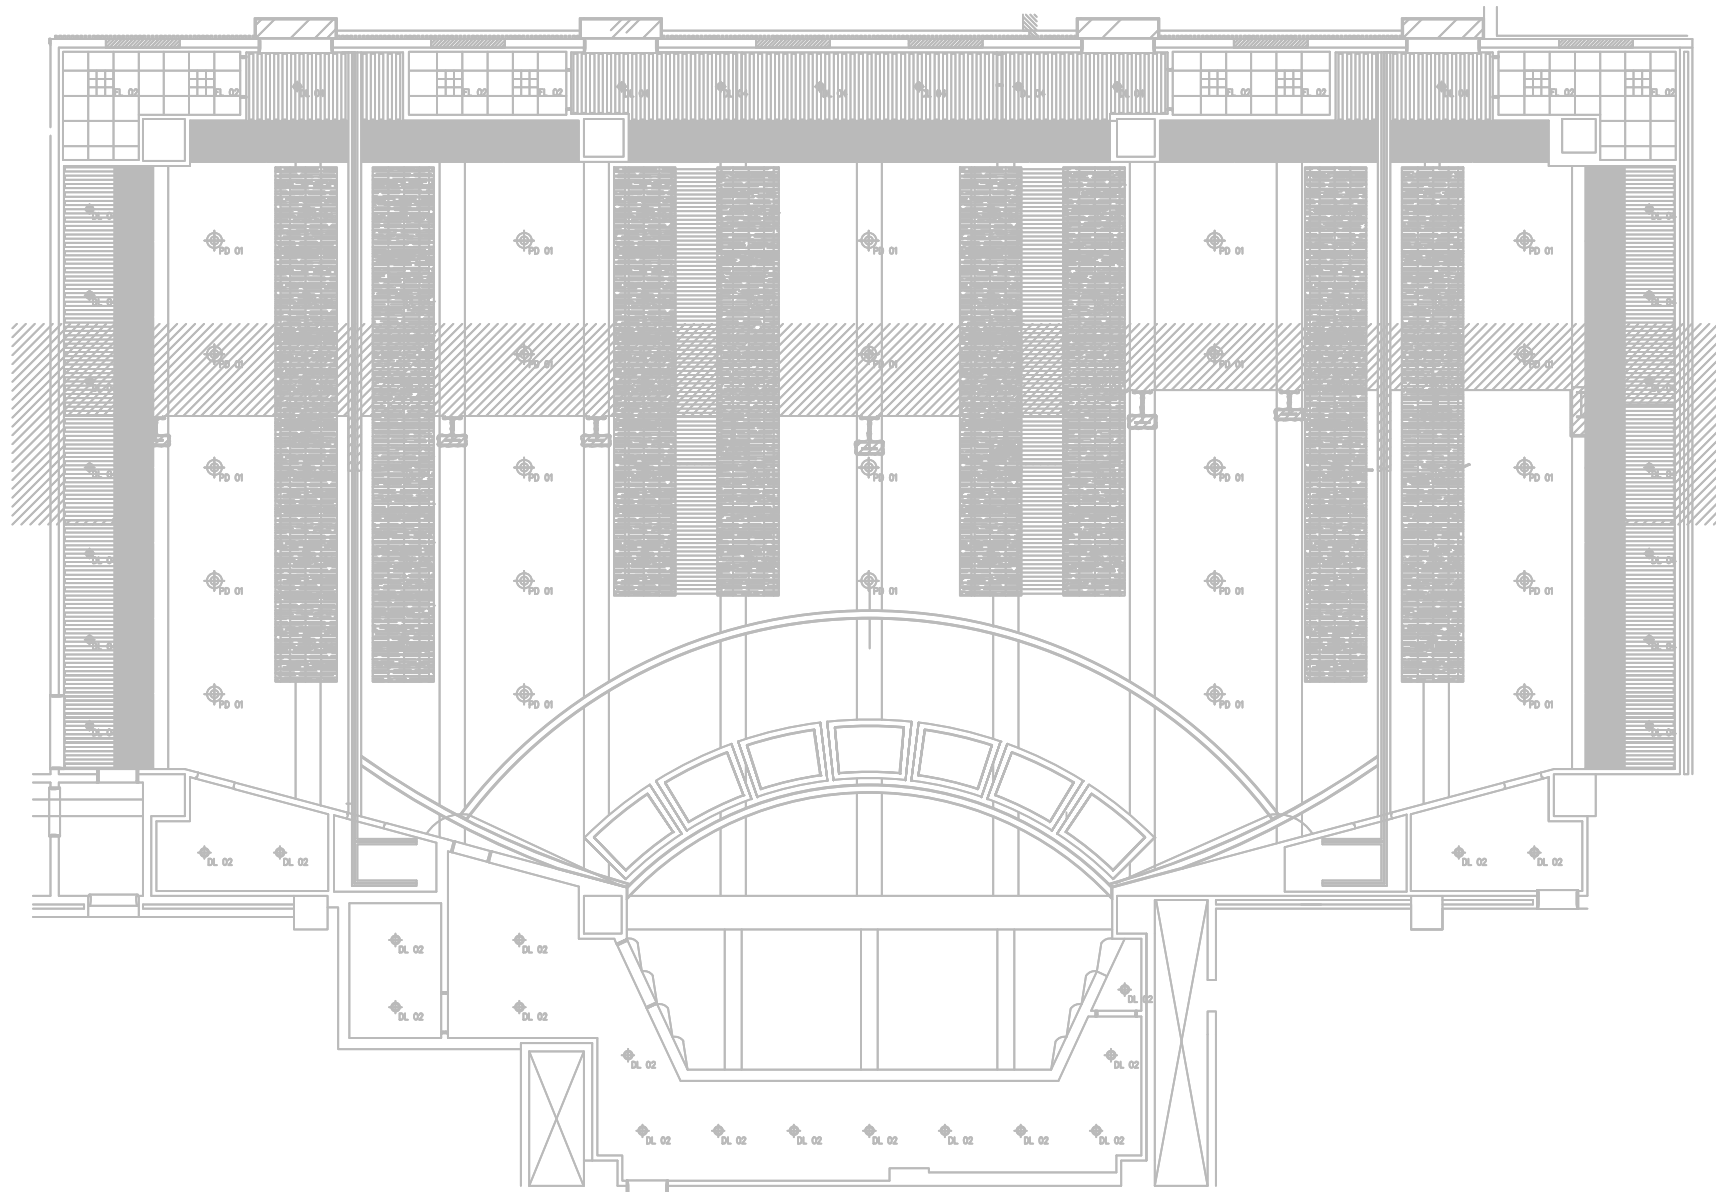

드림홀 상부 평면도

SCALE : A3 1 / 180

NOTE

승인

검토

설계

담당

설계명

영락교회 드림홀
미디어 환경 개선

도면명

드림홀 상부 평면도


도면번호

A - 101

축적

A3 1 / 180

기타

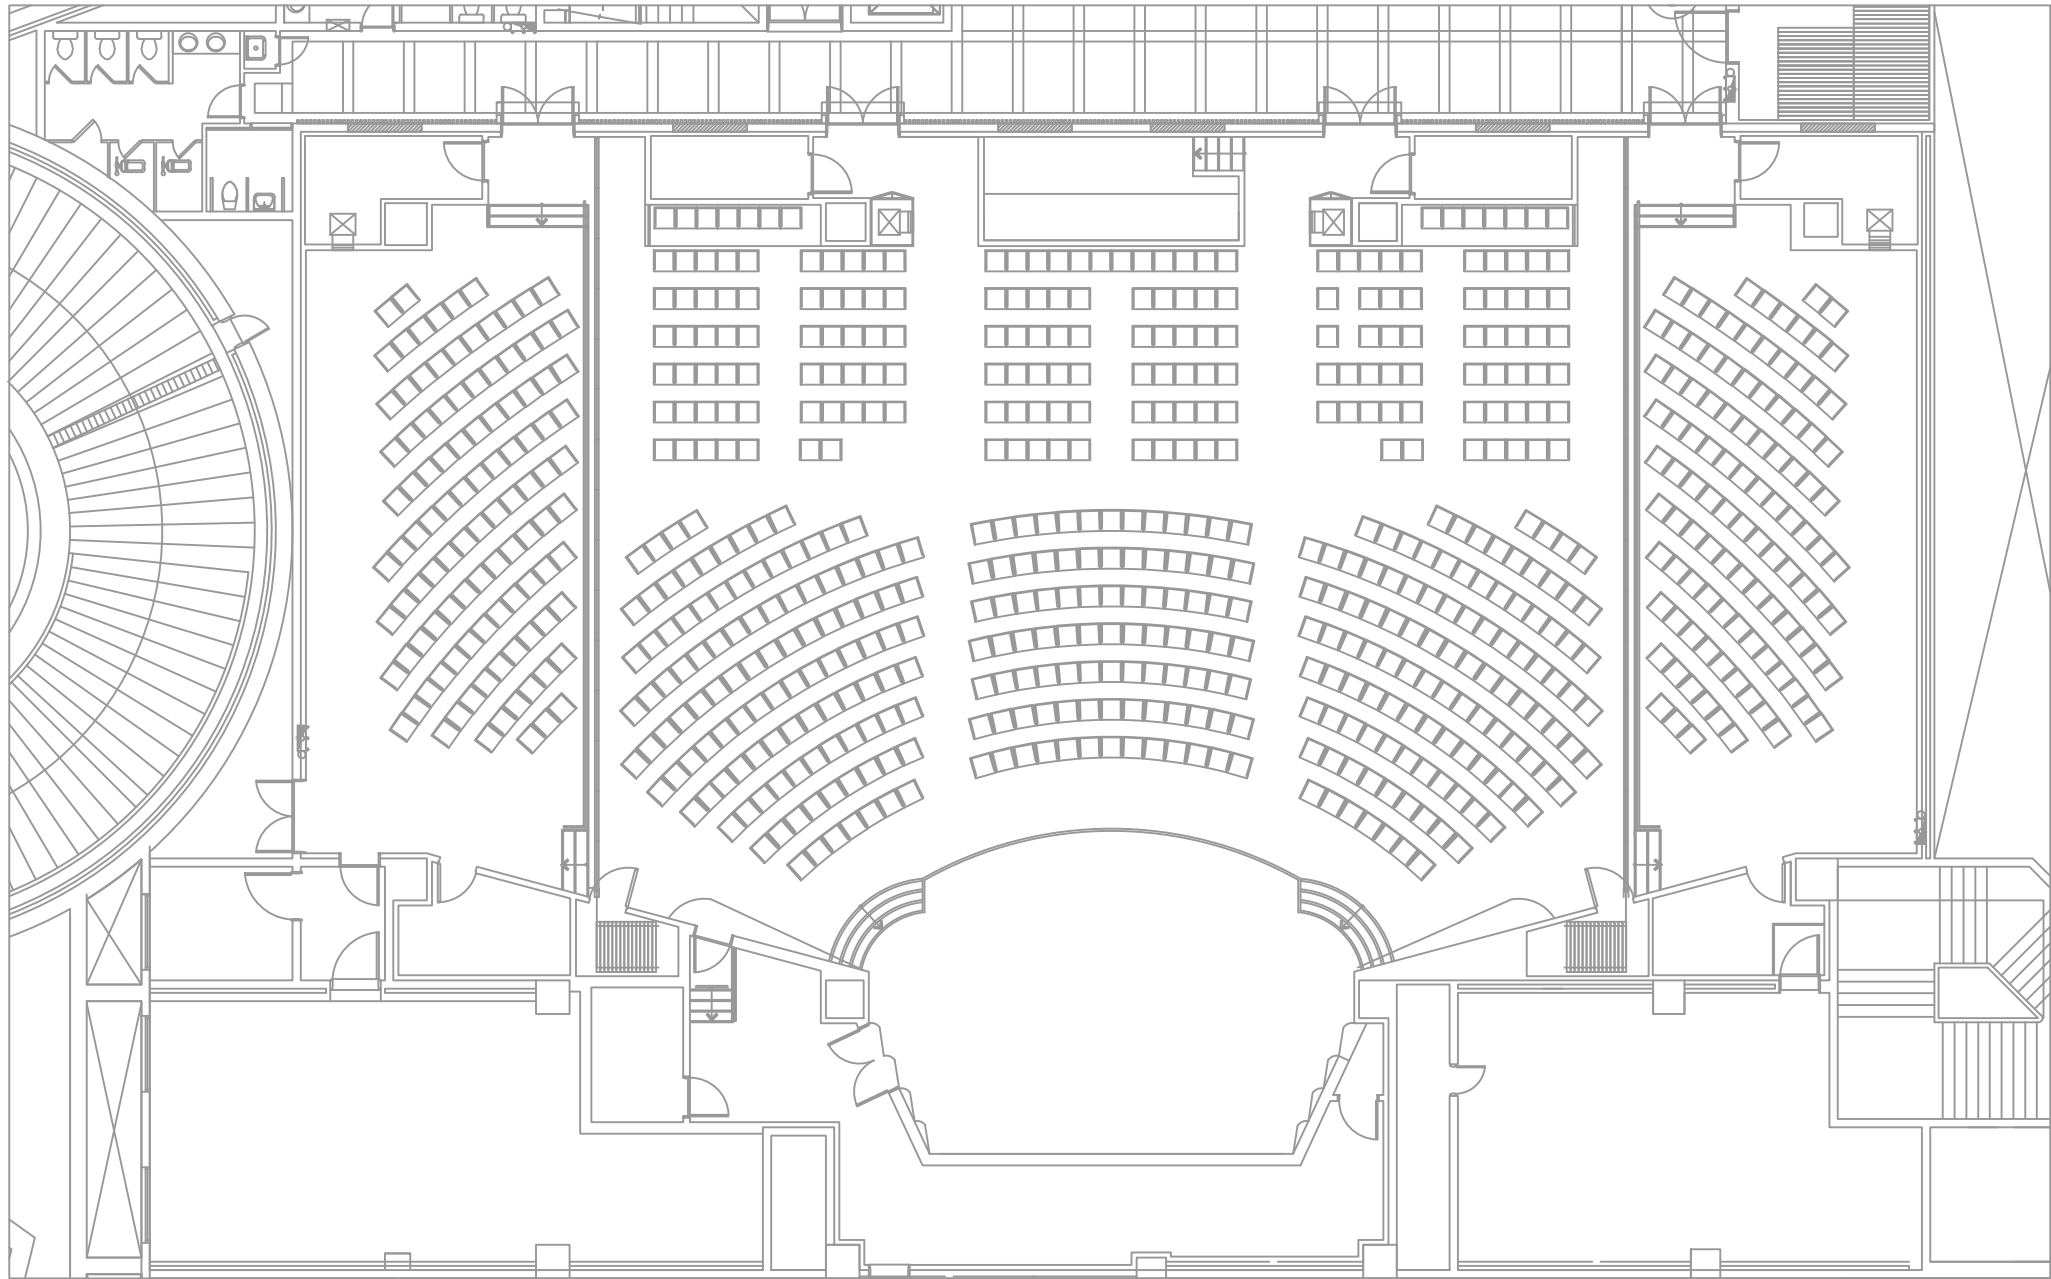

드림홀 평면도

SCALE : A3 1 / 180

NOTE

승인

검토

설계

담당

설계명

영락교회 드림홀
미디어 환경 개선

도면명

드림홀 평면도


도면번호

A - 102

축적

A3 1 / 180

기타

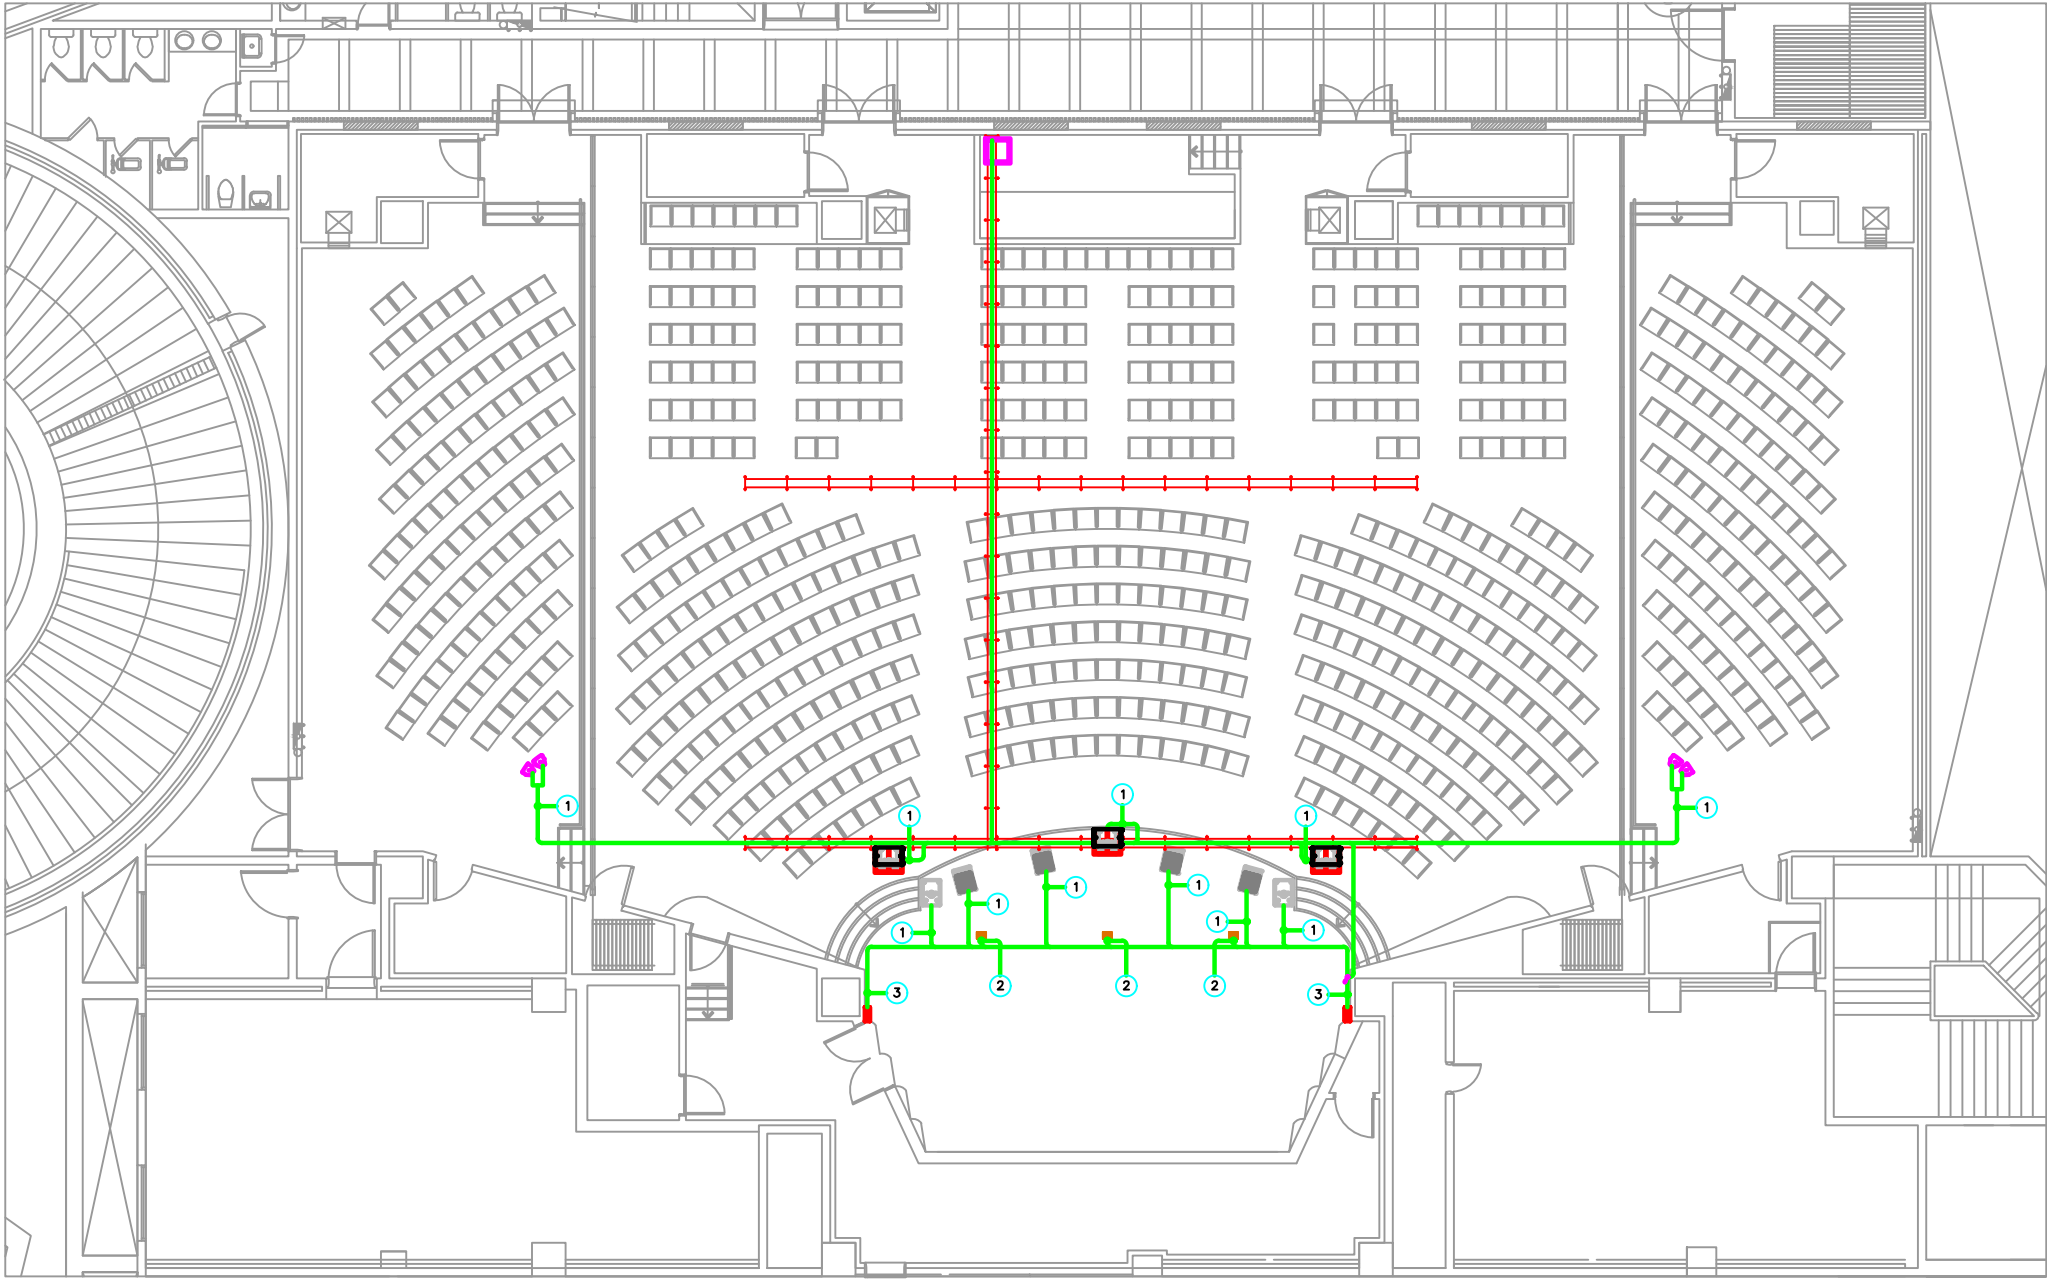

Equipment List	
NO	Description
①	SPEAKER CABLE
②	ANALOG SIGNAL CABLE 4P
③	ANALOG SIGNAL CABLE 8P



드림홀 음향시스템 배관 배선도

SCALE : A3 1 / 180

NOTE

승 인

검 토

설 계

담 당

설 계 명

드림홀 음향시스템
미디어 환경 개선

도 면 명

드림홀 평면도


도 면 번호

A - 103

축 적

A3 1 / 180

기 타

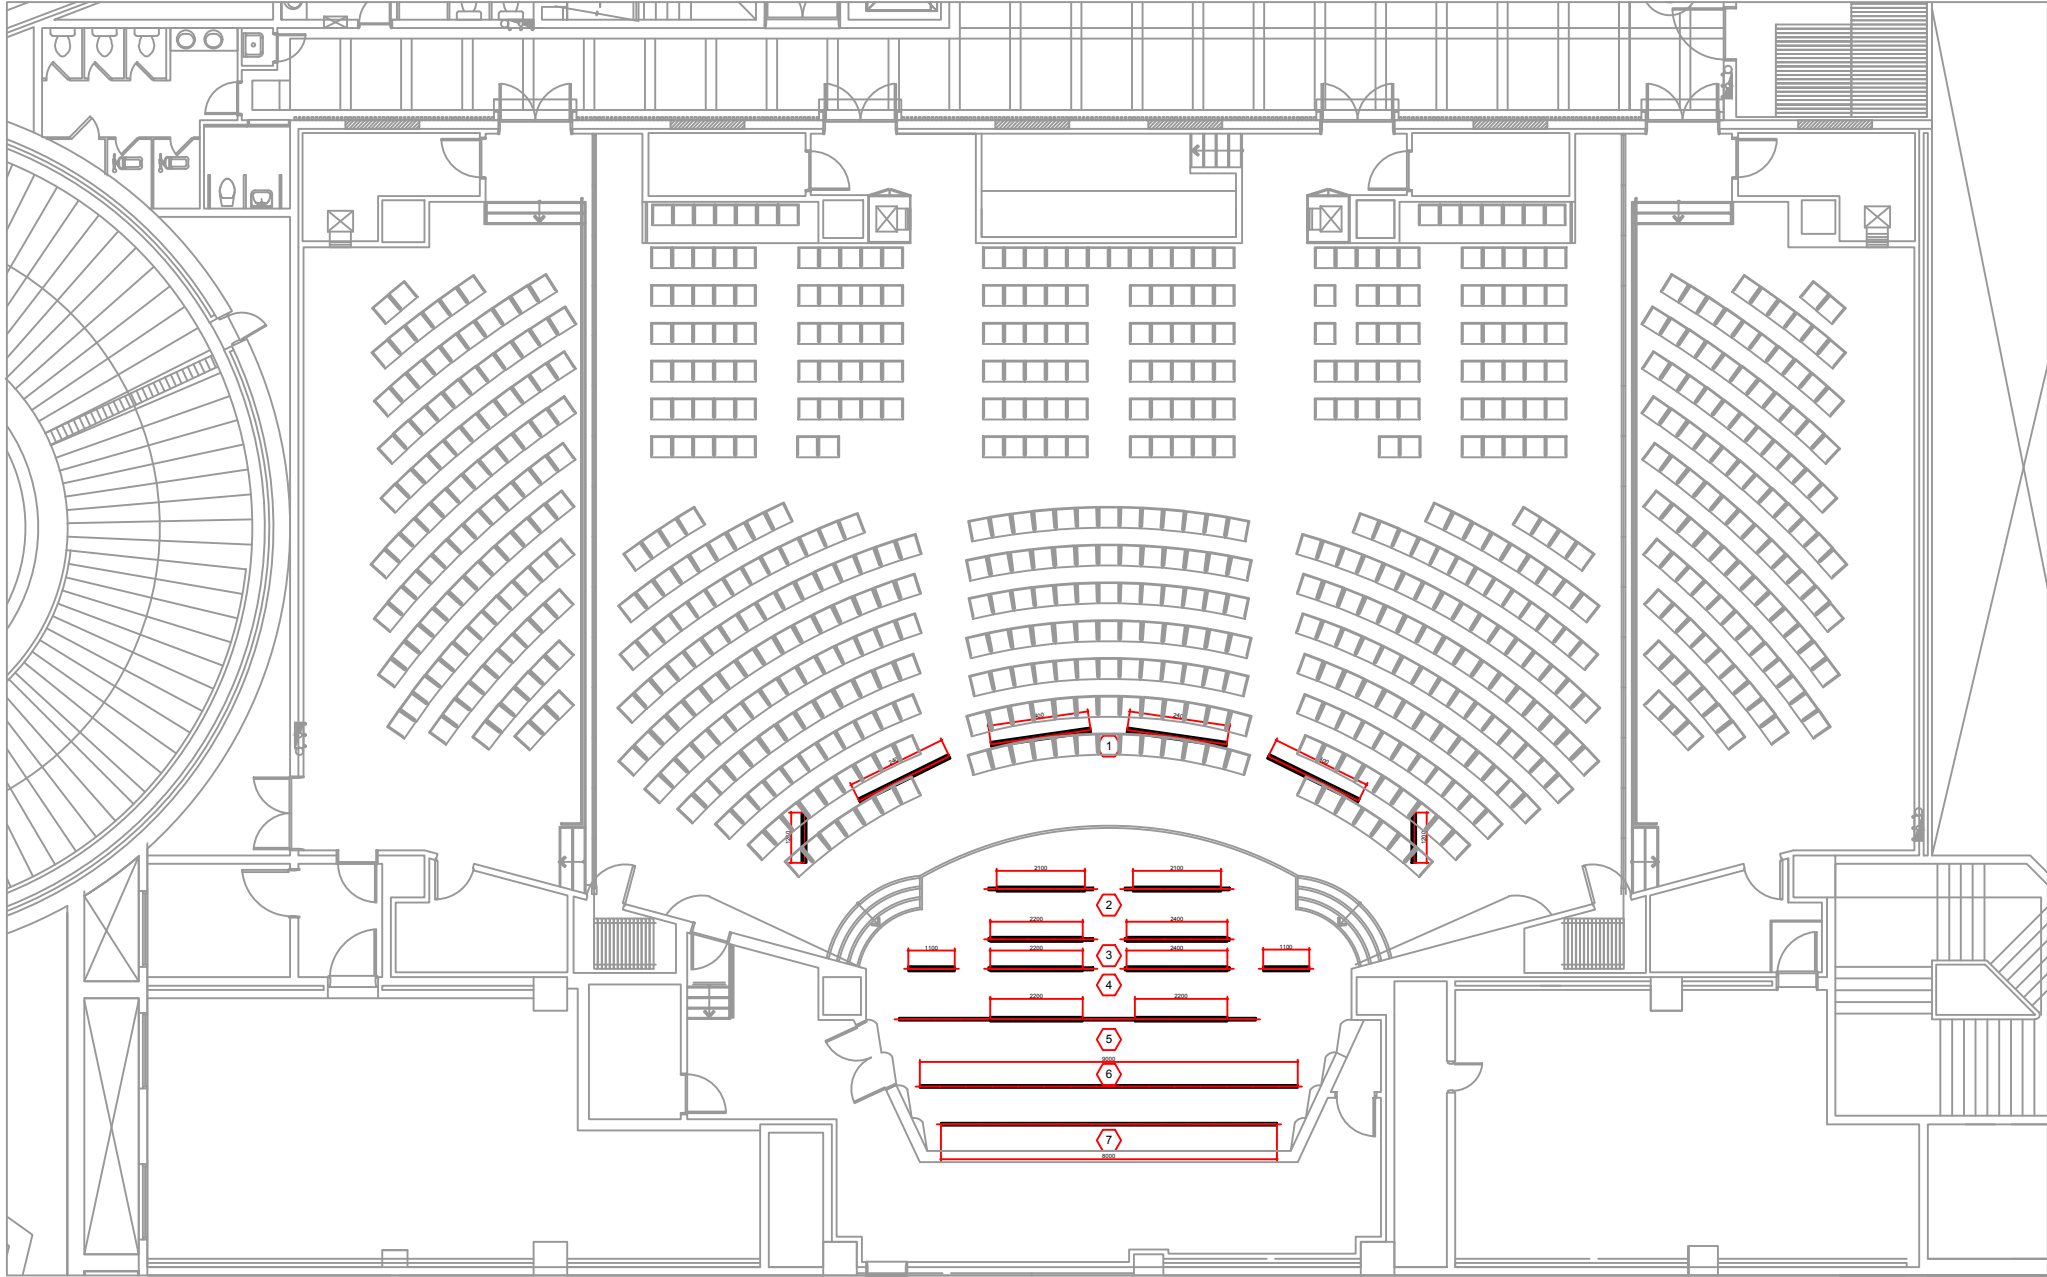

Equipment List			
Symbol	Description	Specification	Quantity
①	CEILING LIGHT FLY DUCT	30A C-TYPE OUTLET 5EA DMX 1EA / FIXED TYPE, L:2,400	4SET
		30A C-TYPE OUTLET 3EA DMX 1EA / FIXED TYPE, L:1,200	2SET
②	NO.1 LIGHT FLY DUCT	30A C-TYPE OUTLET 5EA, DMX 1EA / FIXED TYPE, L:2,100	2SET
③	NO.2 LIGHT FLY DUCT	0A C-TYPE OUTLET 5EA, DMX 1EA / FIXED TYPE, L:2,200	1SET
		30A C-TYPE OUTLET 5EA, DMX 1EA / FIXED TYPE, L:2,400	1SET
④	NO.3 LIGHT FLY DUCT	30A C-TYPE OUTLET 5EA, DMX 1EA / FIXED TYPE, L:2,200	1SET
		30A C-TYPE OUTLET 5EA, DMX 1EA / FIXED TYPE, L:2,400	1SET
		30A C-TYPE OUTLET 3EA, DMX 1EA / FIXED TYPE, L:1,100	1SET
⑤	NO.4 LIGHT FLY DUCT	30A C-TYPE OUTLET 5EA, DMX 1EA / FIXED TYPE, L:2,200	2SET
		30A C-TYPE OUTLET 5EA, DMX 1EA / FIXED TYPE, L:2,400	1SET
⑥	NO.5 LIGHT FLY DUCT	30A C-TYPE OUTLET 5EA, DMX 1EA / FIXED TYPE, L:2,200	1SET
		30A C-TYPE OUTLET 5EA, DMX 1EA / FIXED TYPE, L:2,400	1SET
⑦	NO.6 LIGHT FLY DUCT	30A C-TYPE OUTLET 5EA, DMX 1EA / FIXED TYPE, L:2,200	1SET
		30A C-TYPE OUTLET 5EA, DMX 1EA / FIXED TYPE, L:2,400	1SET

NOTE

승 인

검 토

설 계

담 당

설 계 명

영락교회 드림홀
미디어 환경 개선

도 면 명

드림홀 조명
바텐 평면도


도 면 번호

A - 104

측 적

A3 1 / 180

기 타

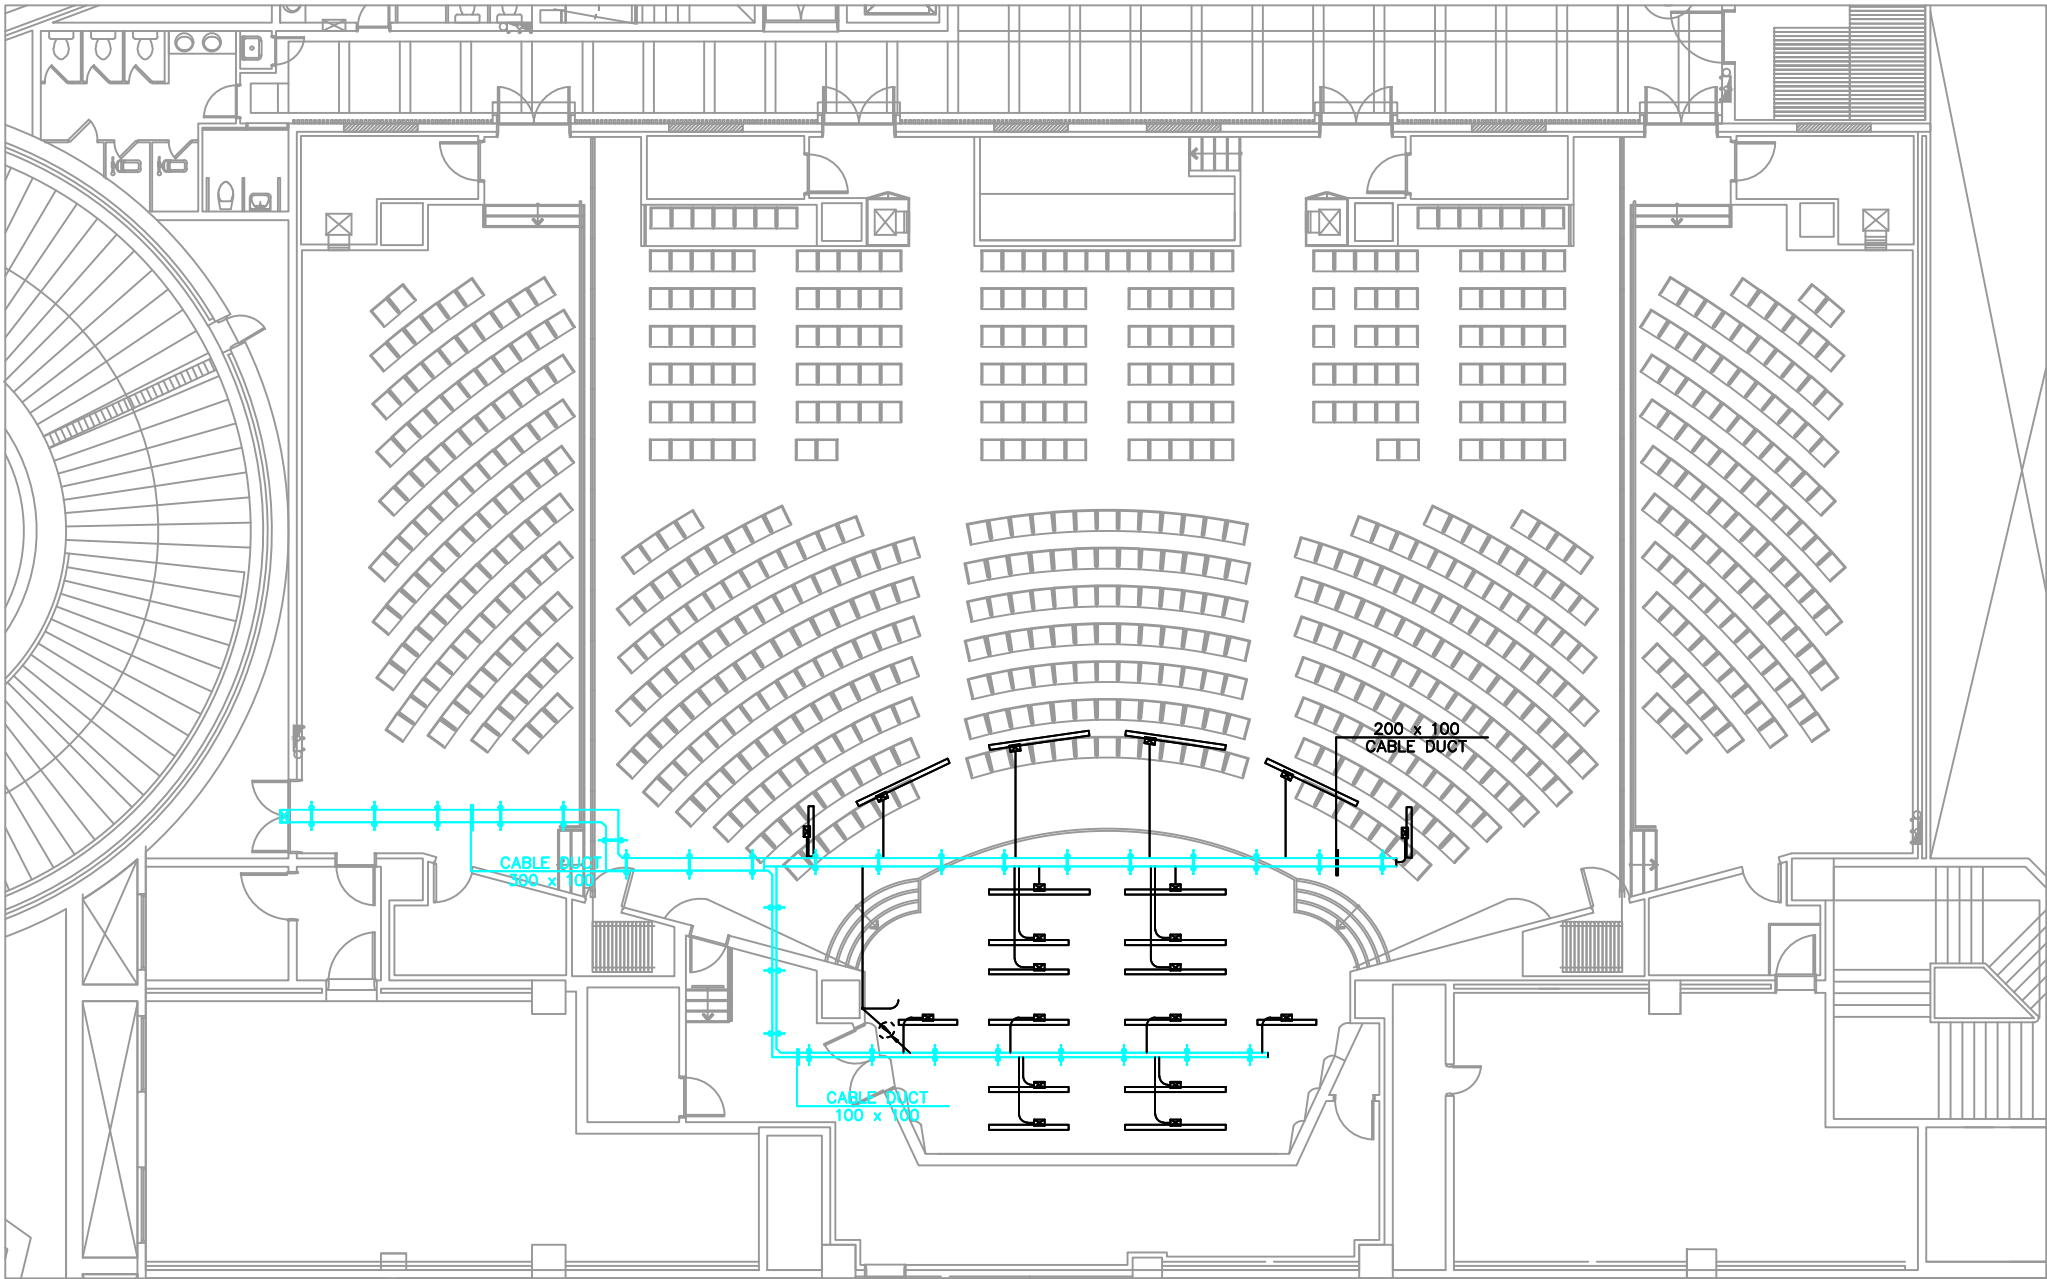

드림홀 조명 덕트 평면도

SCALE : A3 1 / 180

NOTE

승인

검토

설계

담당

설계명

영락교회 드림홀
미디어 환경 개선

도면명

드림홀 조명
덕트 평면도

도면번호

A - 105

축적

A3 1 / 180

기타

NOTE

승 인

검 토

설 계

담 당

설 계 명

영락교회 드림홀
미디어 환경 개선

도 면 명

드림홀 단면도


도 면 번호

A - 106

축 적


A3 1 / 150

기 타

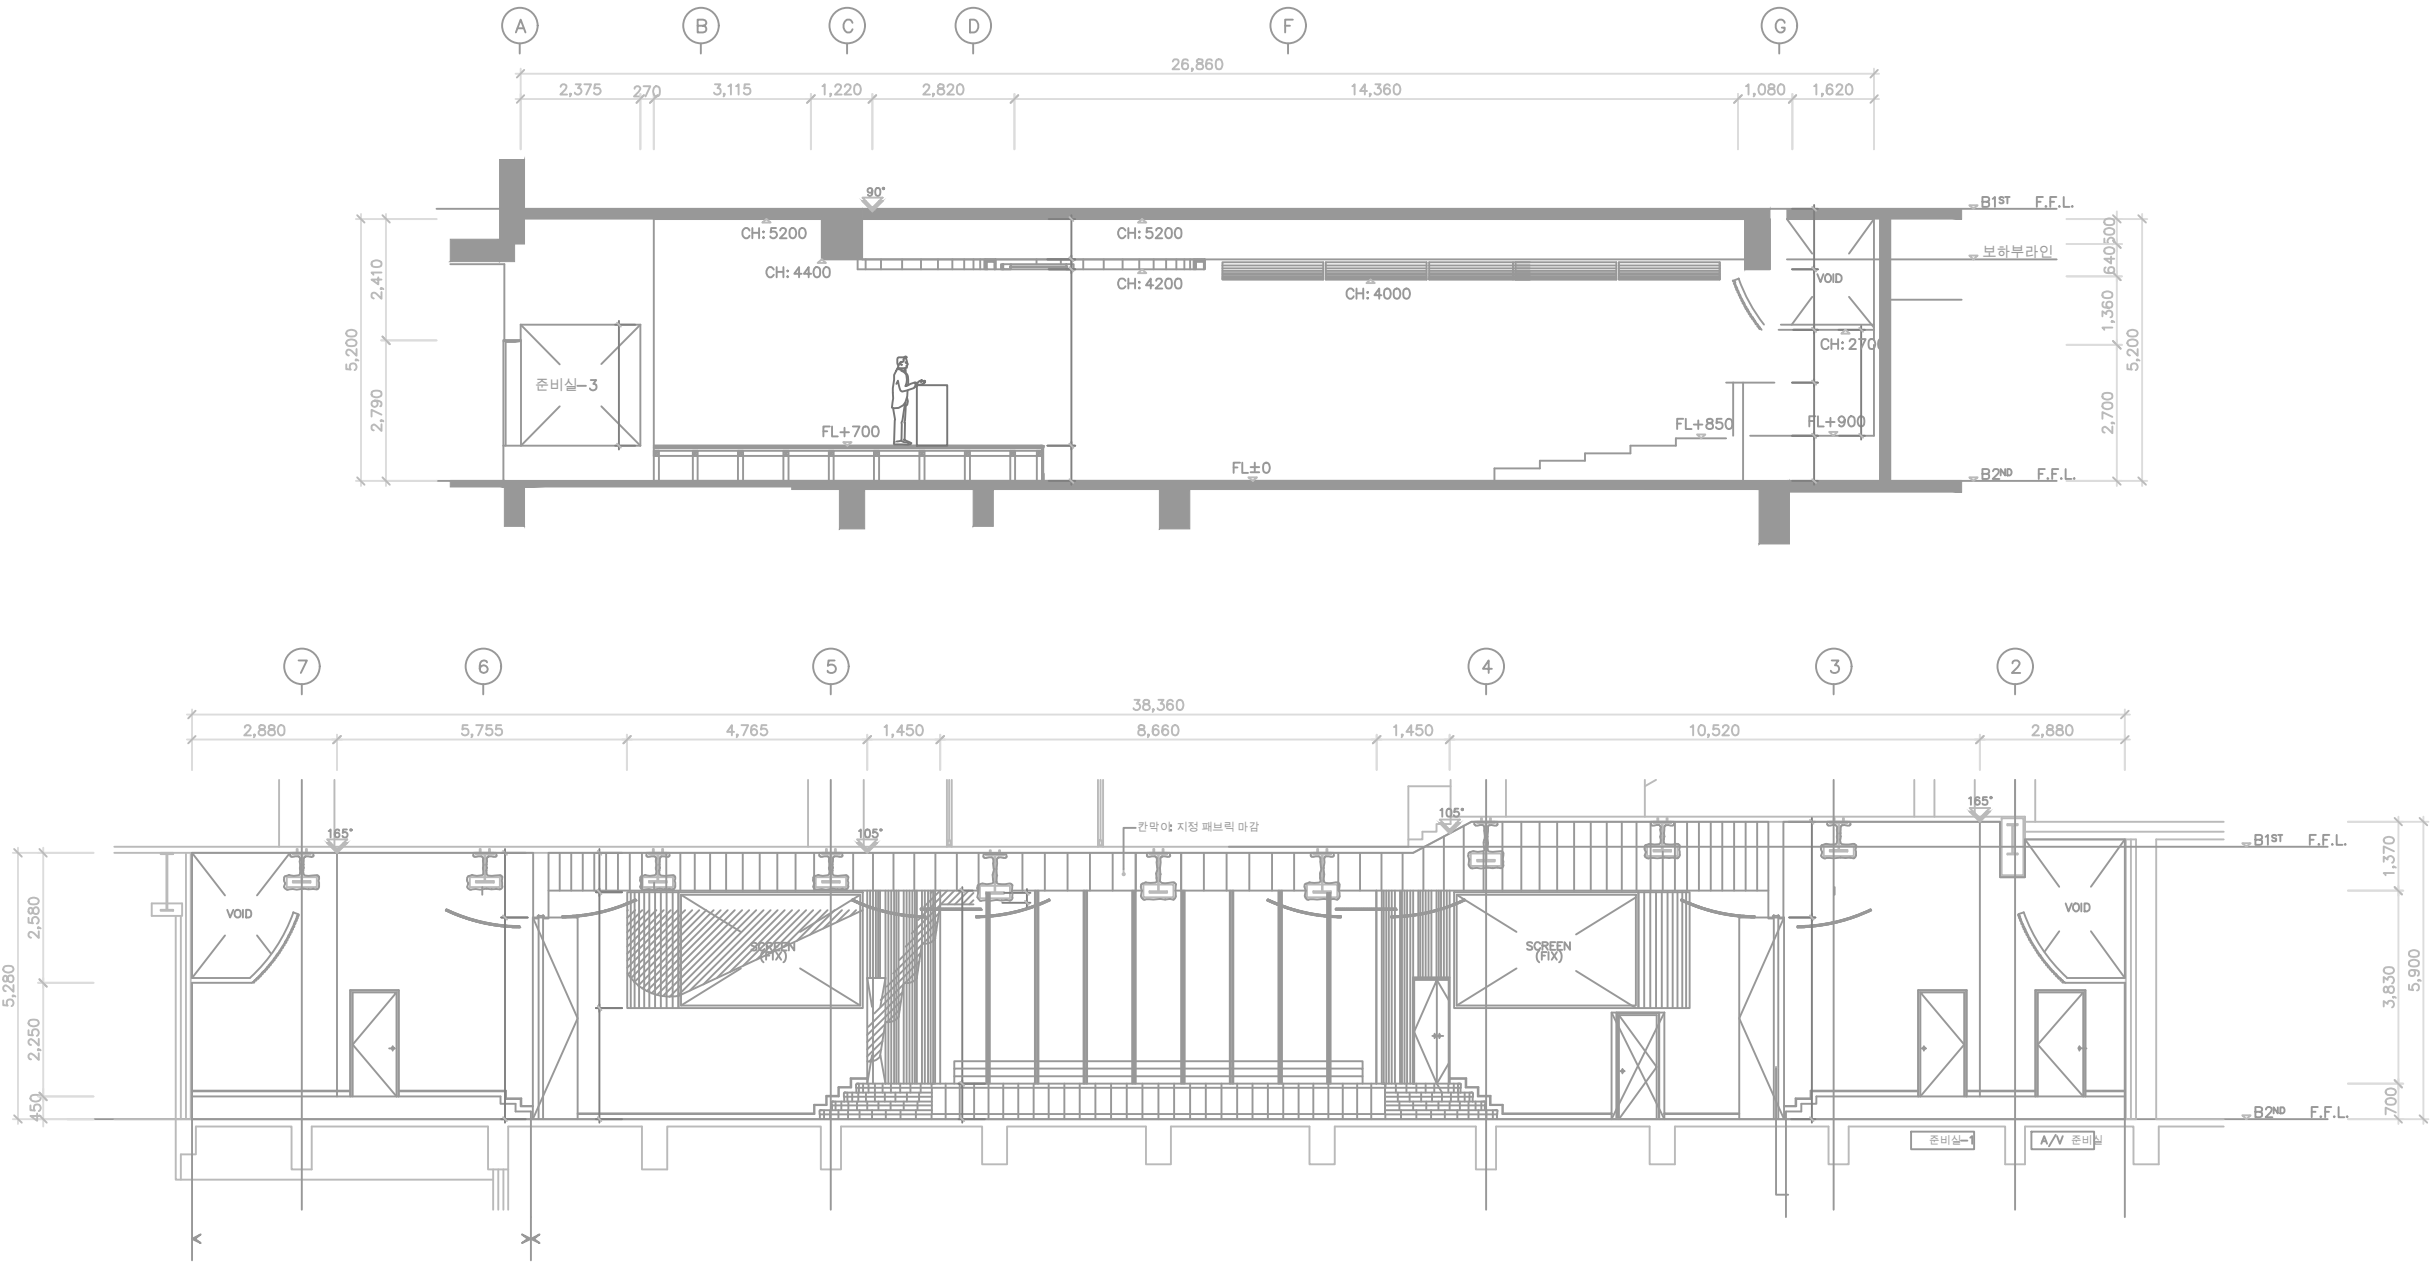

드림홀 단면도

SCALE : A3 1 / 150

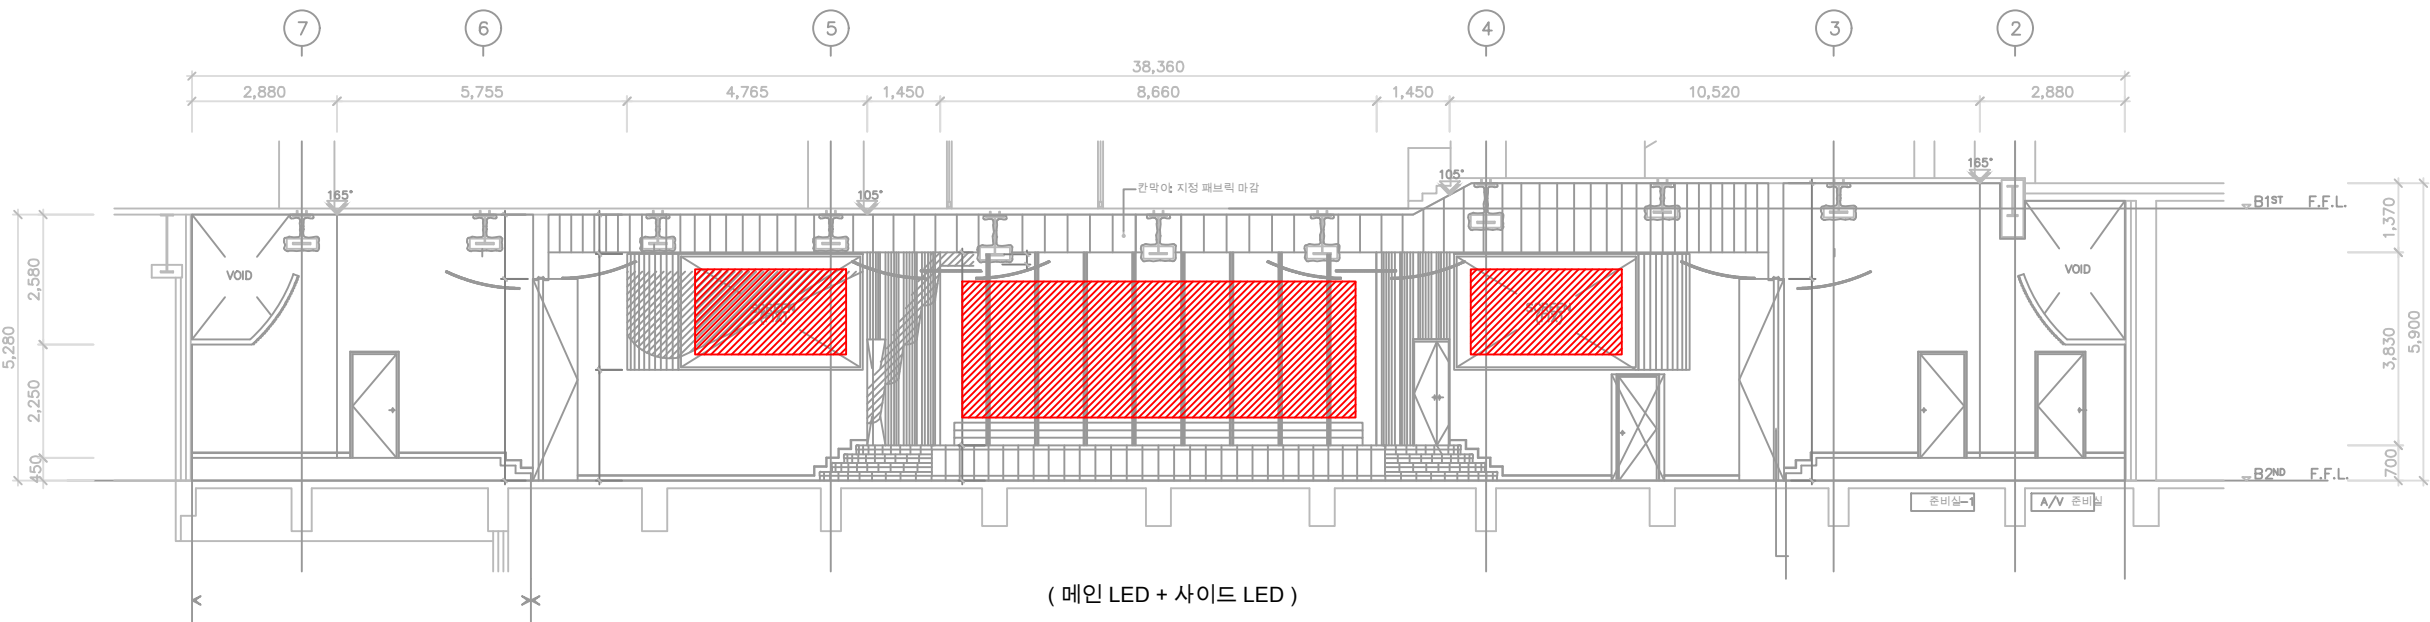

NOTE

승 인

검 토

설 계

담 당

설 계 명

영락교회 드림홀
미디어 환경 개선

도 면 명

드림홀 LED DISPLAY
기기배치 단면도

도 면 번호

A - 107

측 적

A3 1 / 150

기 타